


**CHRASTAVA - MÍSTNÍ KOMUNIKACE SO 105**  
**A.3 KOORDINAČNÍ SITUACE, M 1:200**

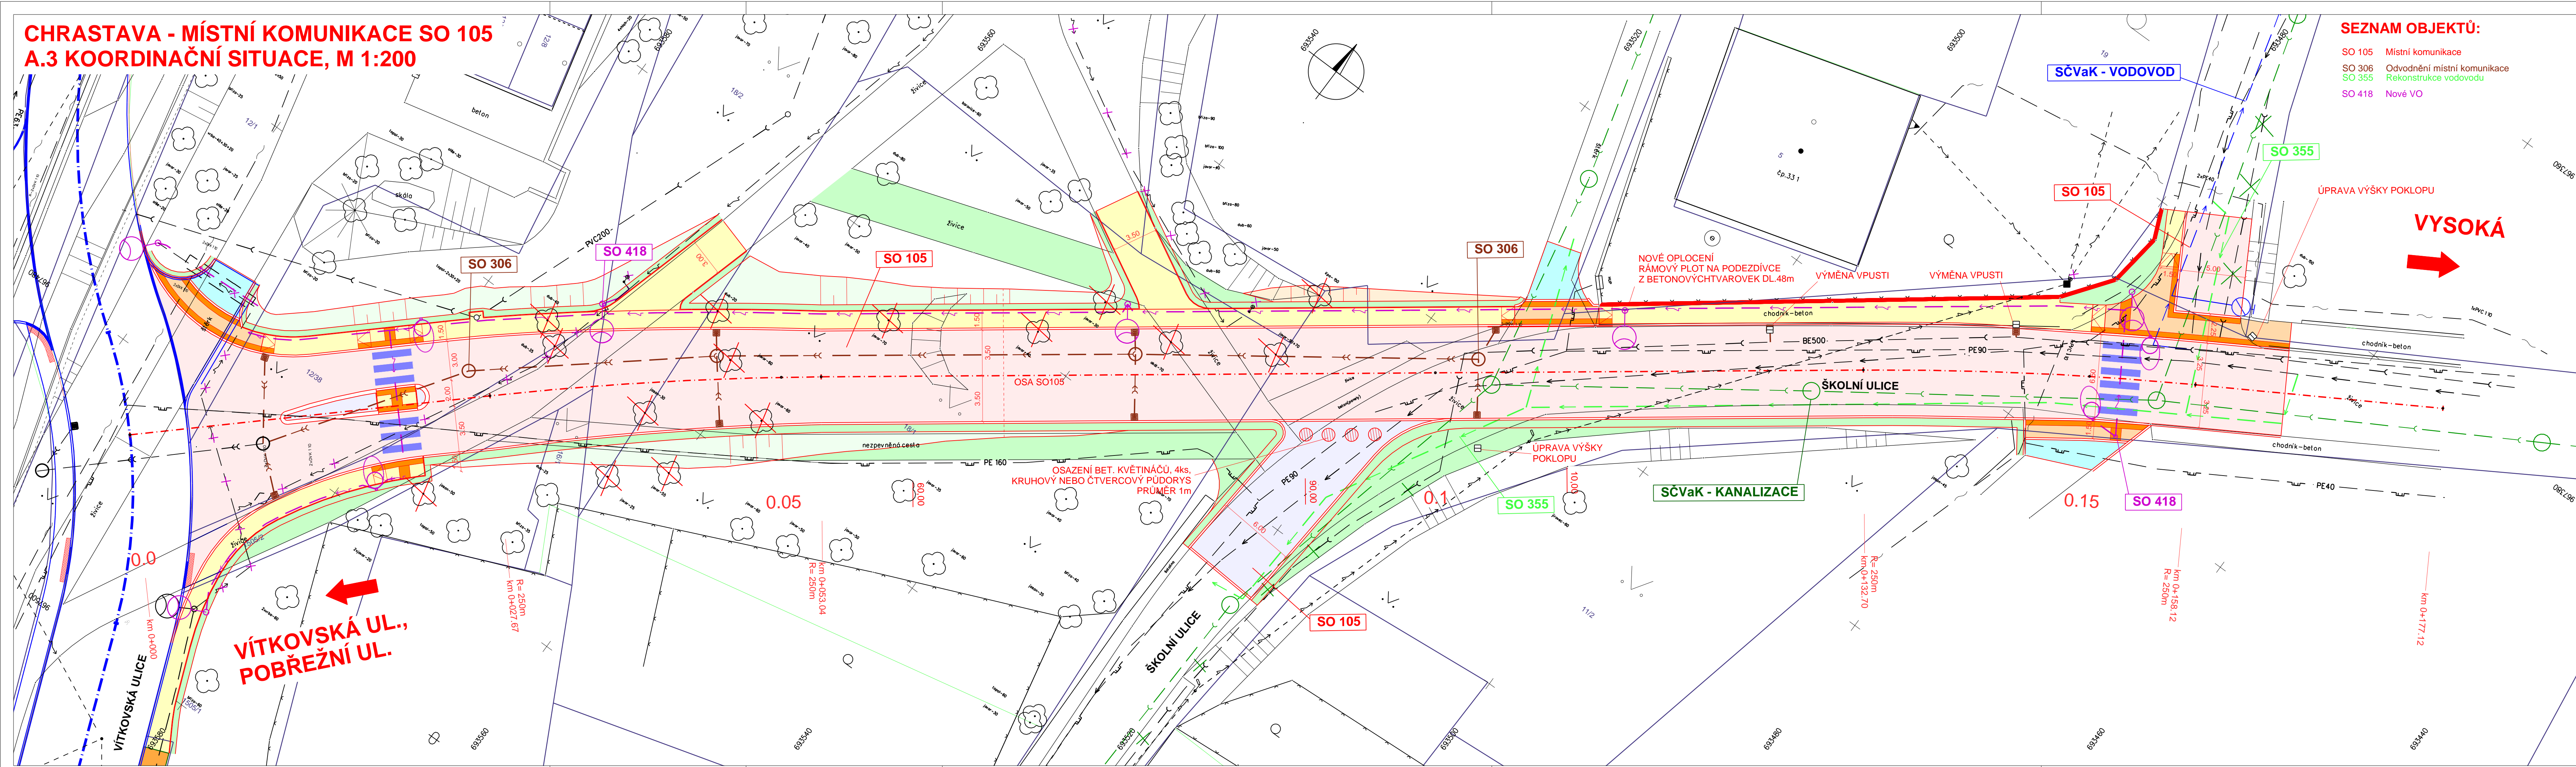

**SEZNAM OBJEKTŮ:**

- SO 105 Místní komunikace
- SO 306 Odvodnění místní komunikace
- SO 355 Rekonstrukce vodovodu
- SO 418 Nové VO

**LEGENDA:**

- ASFALTOVÁ VOZOVKA
- DLAŽBA BETONOVÁ tl.60mm
- DLAŽBA BETONOVÁ tl.80mm
- DLAŽBA ŽULOVÁ
- DLAŽBA HMATNÝCH PÁSŮ RELIÉFNÍ
- DLAŽBA HMATNÝCH PÁSŮ S PODÉLNOU DRÁŽKOU
- VIBROVANÝ ŠTĚRK
- SVAHY VÝKOPU
- SVAHY NÁSYPU
- VEGETAČNÍ ÚPRAVY

**STÁVAJÍCÍ IS - INFORMATIVNÍ ZÁKRES:**

- VODOVOD
- KANALIZAČNÍ STOKA
- DEŠŤOVÁ KANALIZACE
- PODZEMNÍ VEDENÍ VN
- PODZEMNÍ VEDENÍ NN
- NADZEMNÍ VEDENÍ NN
- PODZEMNÍ SDĚLOVACÍ VEDENÍ
- NADZEMNÍ SDĚLOVACÍ VEDENÍ
- PLYNOVOD - STL
- PLYNOVOD - NTL
- TEPLOVOD

**NOVÉ IS**

- VODOVOD
- KANALIZAČNÍ STOKA
- DEŠŤOVÁ KANALIZACE
- PODZEMNÍ VEDENÍ VN
- PODZEMNÍ VEDENÍ NN
- PODZEMNÍ VEDENÍ NN
- PODZEMNÍ SDĚLOVACÍ VEDENÍ
- PLYNOVOD - NTL
- PLYNOVOD - STL

**DKM:**

- HRANICE PARCEL
- SLUČKOVÉ ČARY

Souřadnicový systém: S-JTSK

Objednatel:	<b>MĚSTO CHRÁSTAVA</b> Náměstí 1. máje 1 463 31 Chrástava
-------------	---

Zhotovitel PDPS:	<b>Valbek, spol. s r.o.</b> Vaňurova 505/17 460 02 Liberec 3	HIP:	ING. J. HEJRAL
------------------	--	------	----------------

	Vypracoval: ING. T. LŽIČAŘ Zodp. projektant: ING. T. LŽIČAŘ Tech. kontrola: ING. J. HEJRAL Akce:	Zak. číslo: 13-LI31-002 Datum: 05/2013 Stupeň: PDPS Počet formátů: 5 x A4 Měřítko: 1:200 Č. přílohy: Paré
	Zhotovitel: Valbek, spol. s r.o. Vaňurova 505/17 460 02 Liberec 3	Příloha:

**VÍTKOVSKÁ UL.,  
POBŘEŽNÍ UL.**

**VYSOKÁ**

OSAŽENÍ BET. KVĚTINÁČŮ, 4ks,  
KRUHOVÝ NEBO ČTVERCOVÝ PŮDORYS  
PRŮMĚR 1m

SČVaK - KANALIZACE

SČVaK - VODOVOD

NOVÉ OPLOČENÍ  
RÁMOVÝ PLOT NA PODEZDÍVCE  
Z BETONOVÝCH TVAROVEK DL.48m

VÝMĚNA VPUSTI

VÝMĚNA VPUSTI

ÚPRAVA VÝŠKY POKLOPU

ÚPRAVA VÝŠKY  
POKLOPU

ŠKOLNÍ ULICE

ŠKOLNÍ ULICE

VÍTKOVSKÁ ULICE

SO 306

SO 418

SO 105

SO 306

SO 105

SO 355

SO 355

SO 418

SO 105

0.05

0.1

0.15

SO 306

SO 418

SO 105

SO 306

SO 105

SO 355

SO 355

SO 418

SO 105

0.05

0.1

0.15